


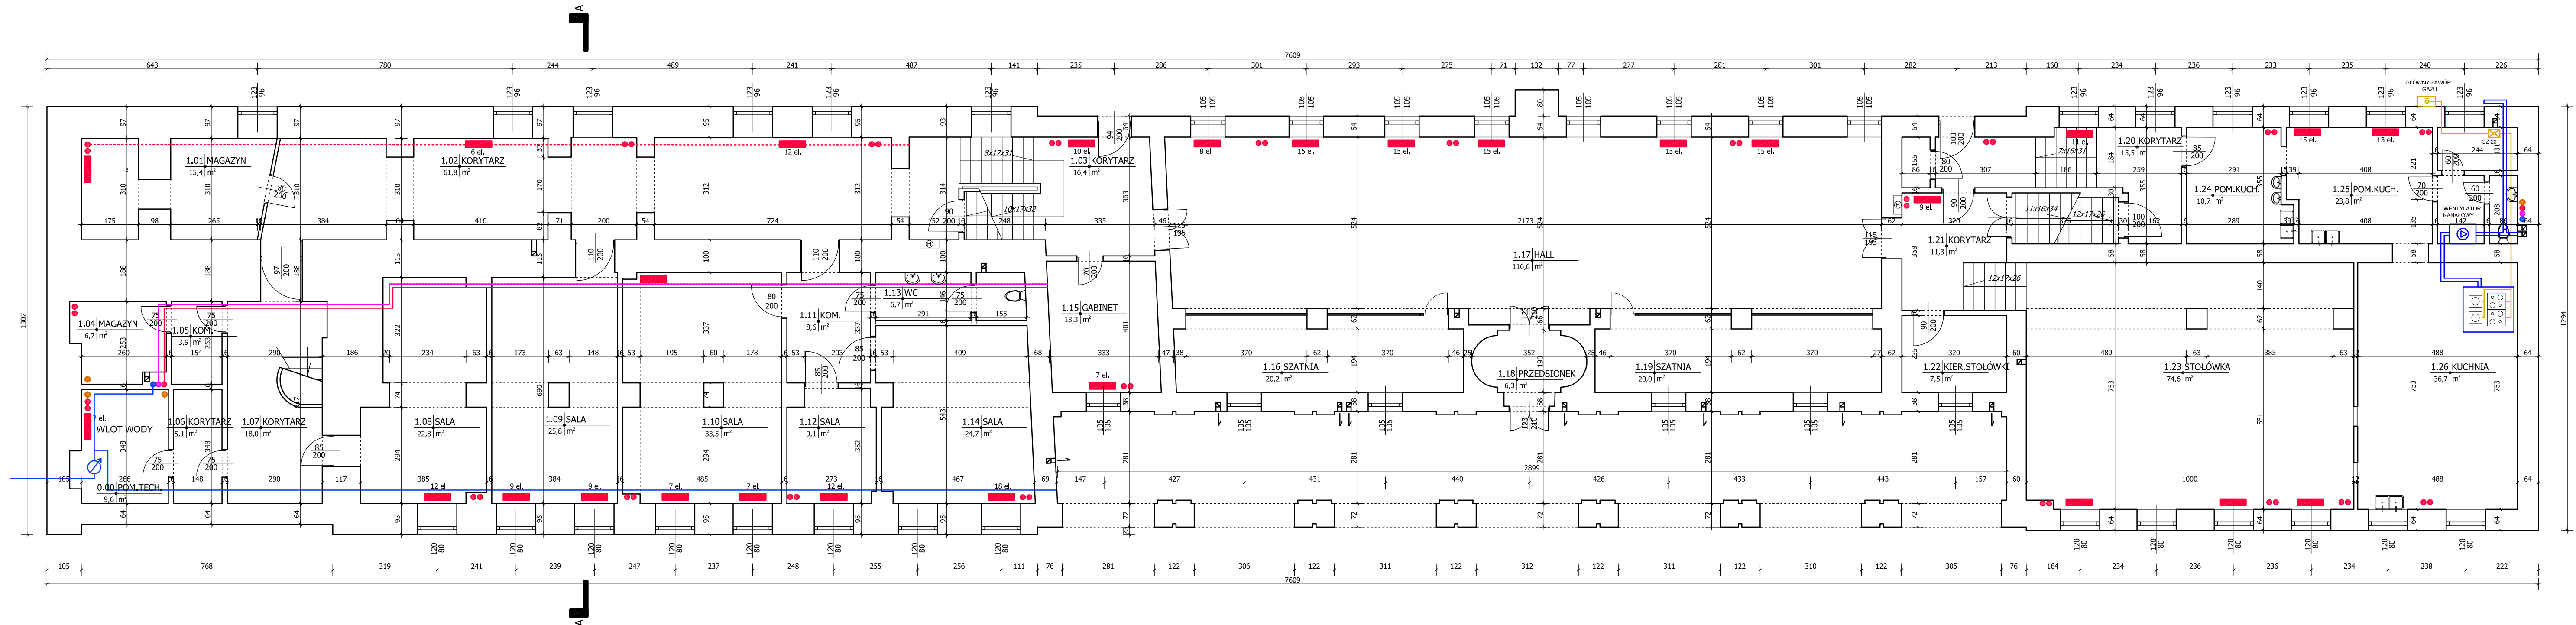

- Legenda:**
- grzejnik
 - pion instalacji centralnego ogrzewania
 - pion instalacji kanalizacji sanitarnej
 - pion instalacji zimnej wody
 - pion instalacji ciepłej wody użytkowej
 - pion instalacji cyrkulacji ciepłej wody użytkowej
 - przewody instalacji centralnego ogrzewania
 - przewody instalacji zimnej wody
 - przewody instalacji ciepłej wody użytkowej
 - przewody instalacji cyrkulacji ciepłej wody użytkowej

- www.twor.com.pl - biuro@twor.com.pl -

Kompleksowe opracowywanie dokumentacji projektowej. Instalacje, przyłącza i sieci ciepłownicze i sanitarne. Wentylacja i klimatyzacja. Wentyle, kotłownie, instalacje elektryczne. Architektura, konstrukcje. Inwentaryzacje, kosztorysy, nadzory, opinie, analizy, przeglądy techniczne budynków.

0m 1m 2m 3m 4m 5m 6m 7m 8m 9m 10m 11m 12m
TWÓR Warszawa skala 1:100

ADNOTACJA: * POWIERZCHNIE ZOSTAŁY ZWYMIAROWANE PO POWIERZCHNI POSADZKI

tytuł opracowania

Inwentaryzacja budowlana
Zespół Państwowych Szkół Muzycznych nr 1

tytuł rysunku
RZUT PARTER

zakres
Inwentaryzacja

adres inwestycji
Warszawa, ul. Miodowa 22D

zespół projektowy

funkcja
mgr inż. Jerzy Kozłowski
St-298/85

projektant
mgr inż. Adam Kozłowski

projektant
inż. arch. Piotr Łoś

projektant
mgr inż. Wojciech Musielak
nr upr. MAZ/0152/OWOK/10

biuro projektowe

branża
instalacje sanitarne
IS


adres biura
ul. Mikołajczyka 12 lok. 182
03-984 Warszawa
www.twor.com.pl biuro@twor.com.pl

skala
1:100

faza
PBW

data opracowania
listopad 2013r

numer
3

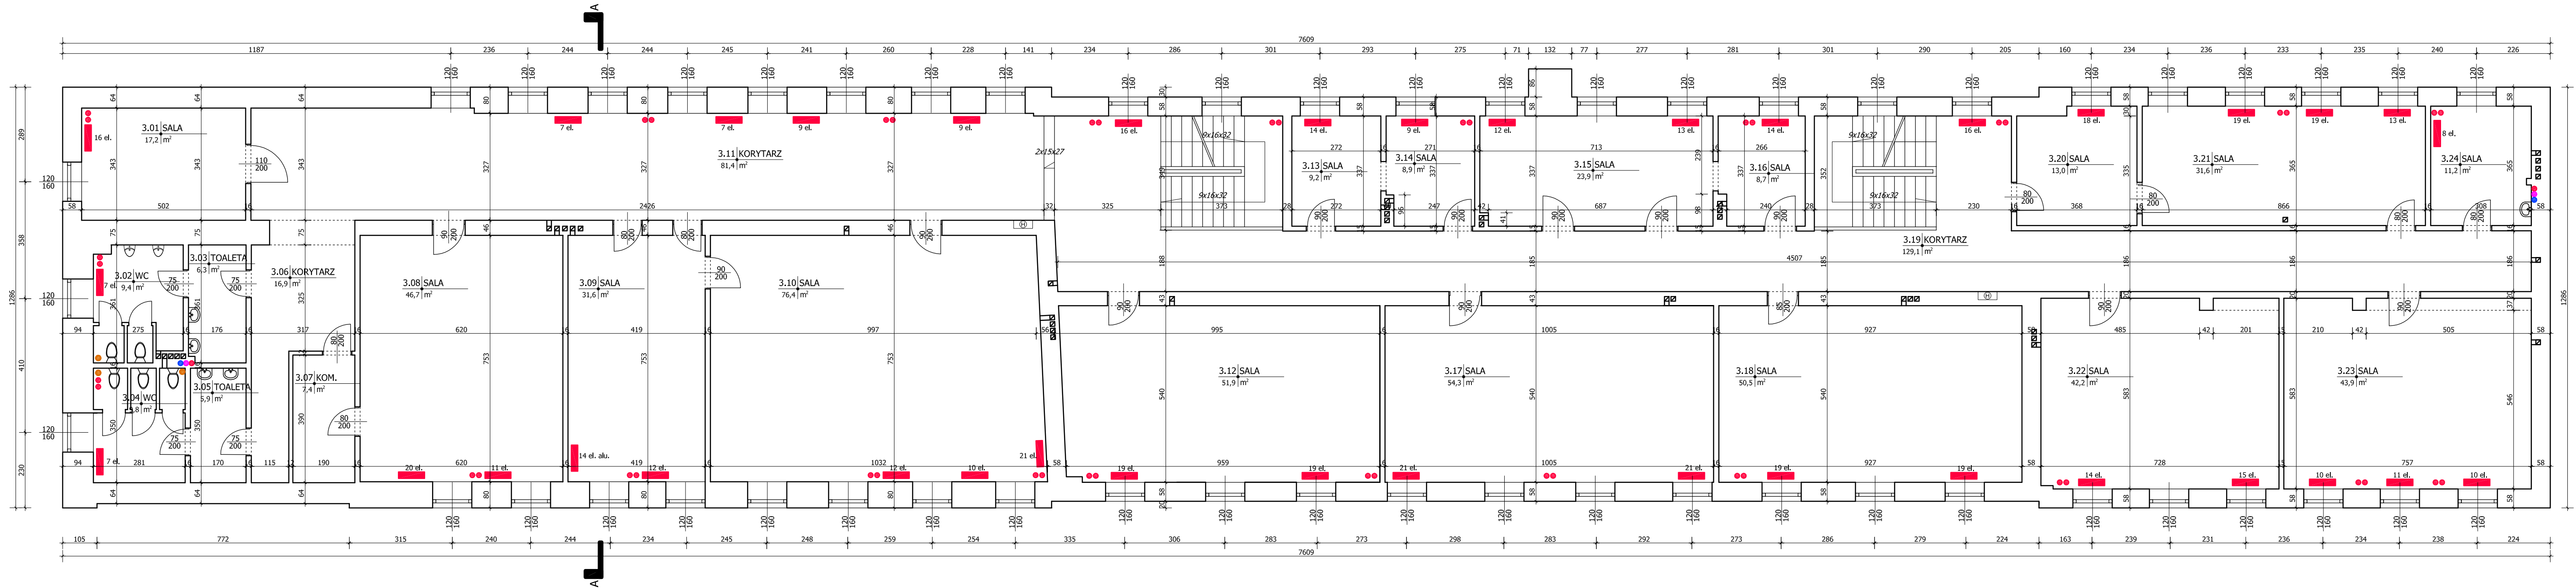

- Legenda:**
- grzejnik
 - pion instalacji centralnego ogrzewania
 - pion instalacji kanalizacji sanitarnej
 - pion instalacji zimnej wody
 - pion instalacji ciepłej wody użytkowej
 - pion instalacji cyrkulacji ciepłej wody użytkowej
 - przewody instalacji centralnego ogrzewania
 - przewody instalacji zimnej wody
 - przewody instalacji ciepłej wody użytkowej
 - przewody instalacji cyrkulacji ciepłej wody użytkowej

- www.twor.com.pl - biuro@twor.com.pl -

Kompleksowe opracowywanie dokumentacji projektowej. Instalacje, przyłącza i sieci ciepłne i sanitarne. Wentylacja i klimatyzacja. Węży ciepłne, kotłownie. Instalacje elektryczne. Architektura. Konstrukcje. Inwentaryzacje. Kosztorysy. Nadzory. Opinie. Analizy. Przeglądy techniczne budynków.

0m 1m 2m 3m 4m 5m 6m 7m 8m 9m 10m 11m 12m
TWÓR Warszawa skala 1:100

ADNOTACJA: * POWIERZCHNIE ZOSTAŁY ZWYMIAROWANE PO POWIERZCHNI POSADZKI

tytuł opracowania		
Inwentaryzacja budowlana		
Zespół Państwowych Szkół Muzycznych nr 1		
tytuł rysunku	RZUT PIĘTRO II	
zakres	Inwentaryzacja	
adres inwestycji	Warszawa, ul. Miodowa 22D	
zespoł projektowy		
funkcja	imię i nazwisko nr uprawnień	podpis
projektant	mgr inż. Jerzy Kozłowski St-298/85	
projektant	mgr inż. Adam Kozłowski	
projektant	inż. arch. Piotr Łoś	
projektant	mgr inż. Wojciech Musielak nr upr. MAZ/0152/OWOK/10	
biuro projektowe		branża
TWÓR s.c.		instalacje sanitarne
adres biura		skala
ul. Mikołajczyka 12 lok. 182 03-984 Warszawa www.twor.com.pl biuro@twor.com.pl		1:100
data opracowania		numer
listopad 2013r		5